


1.NP

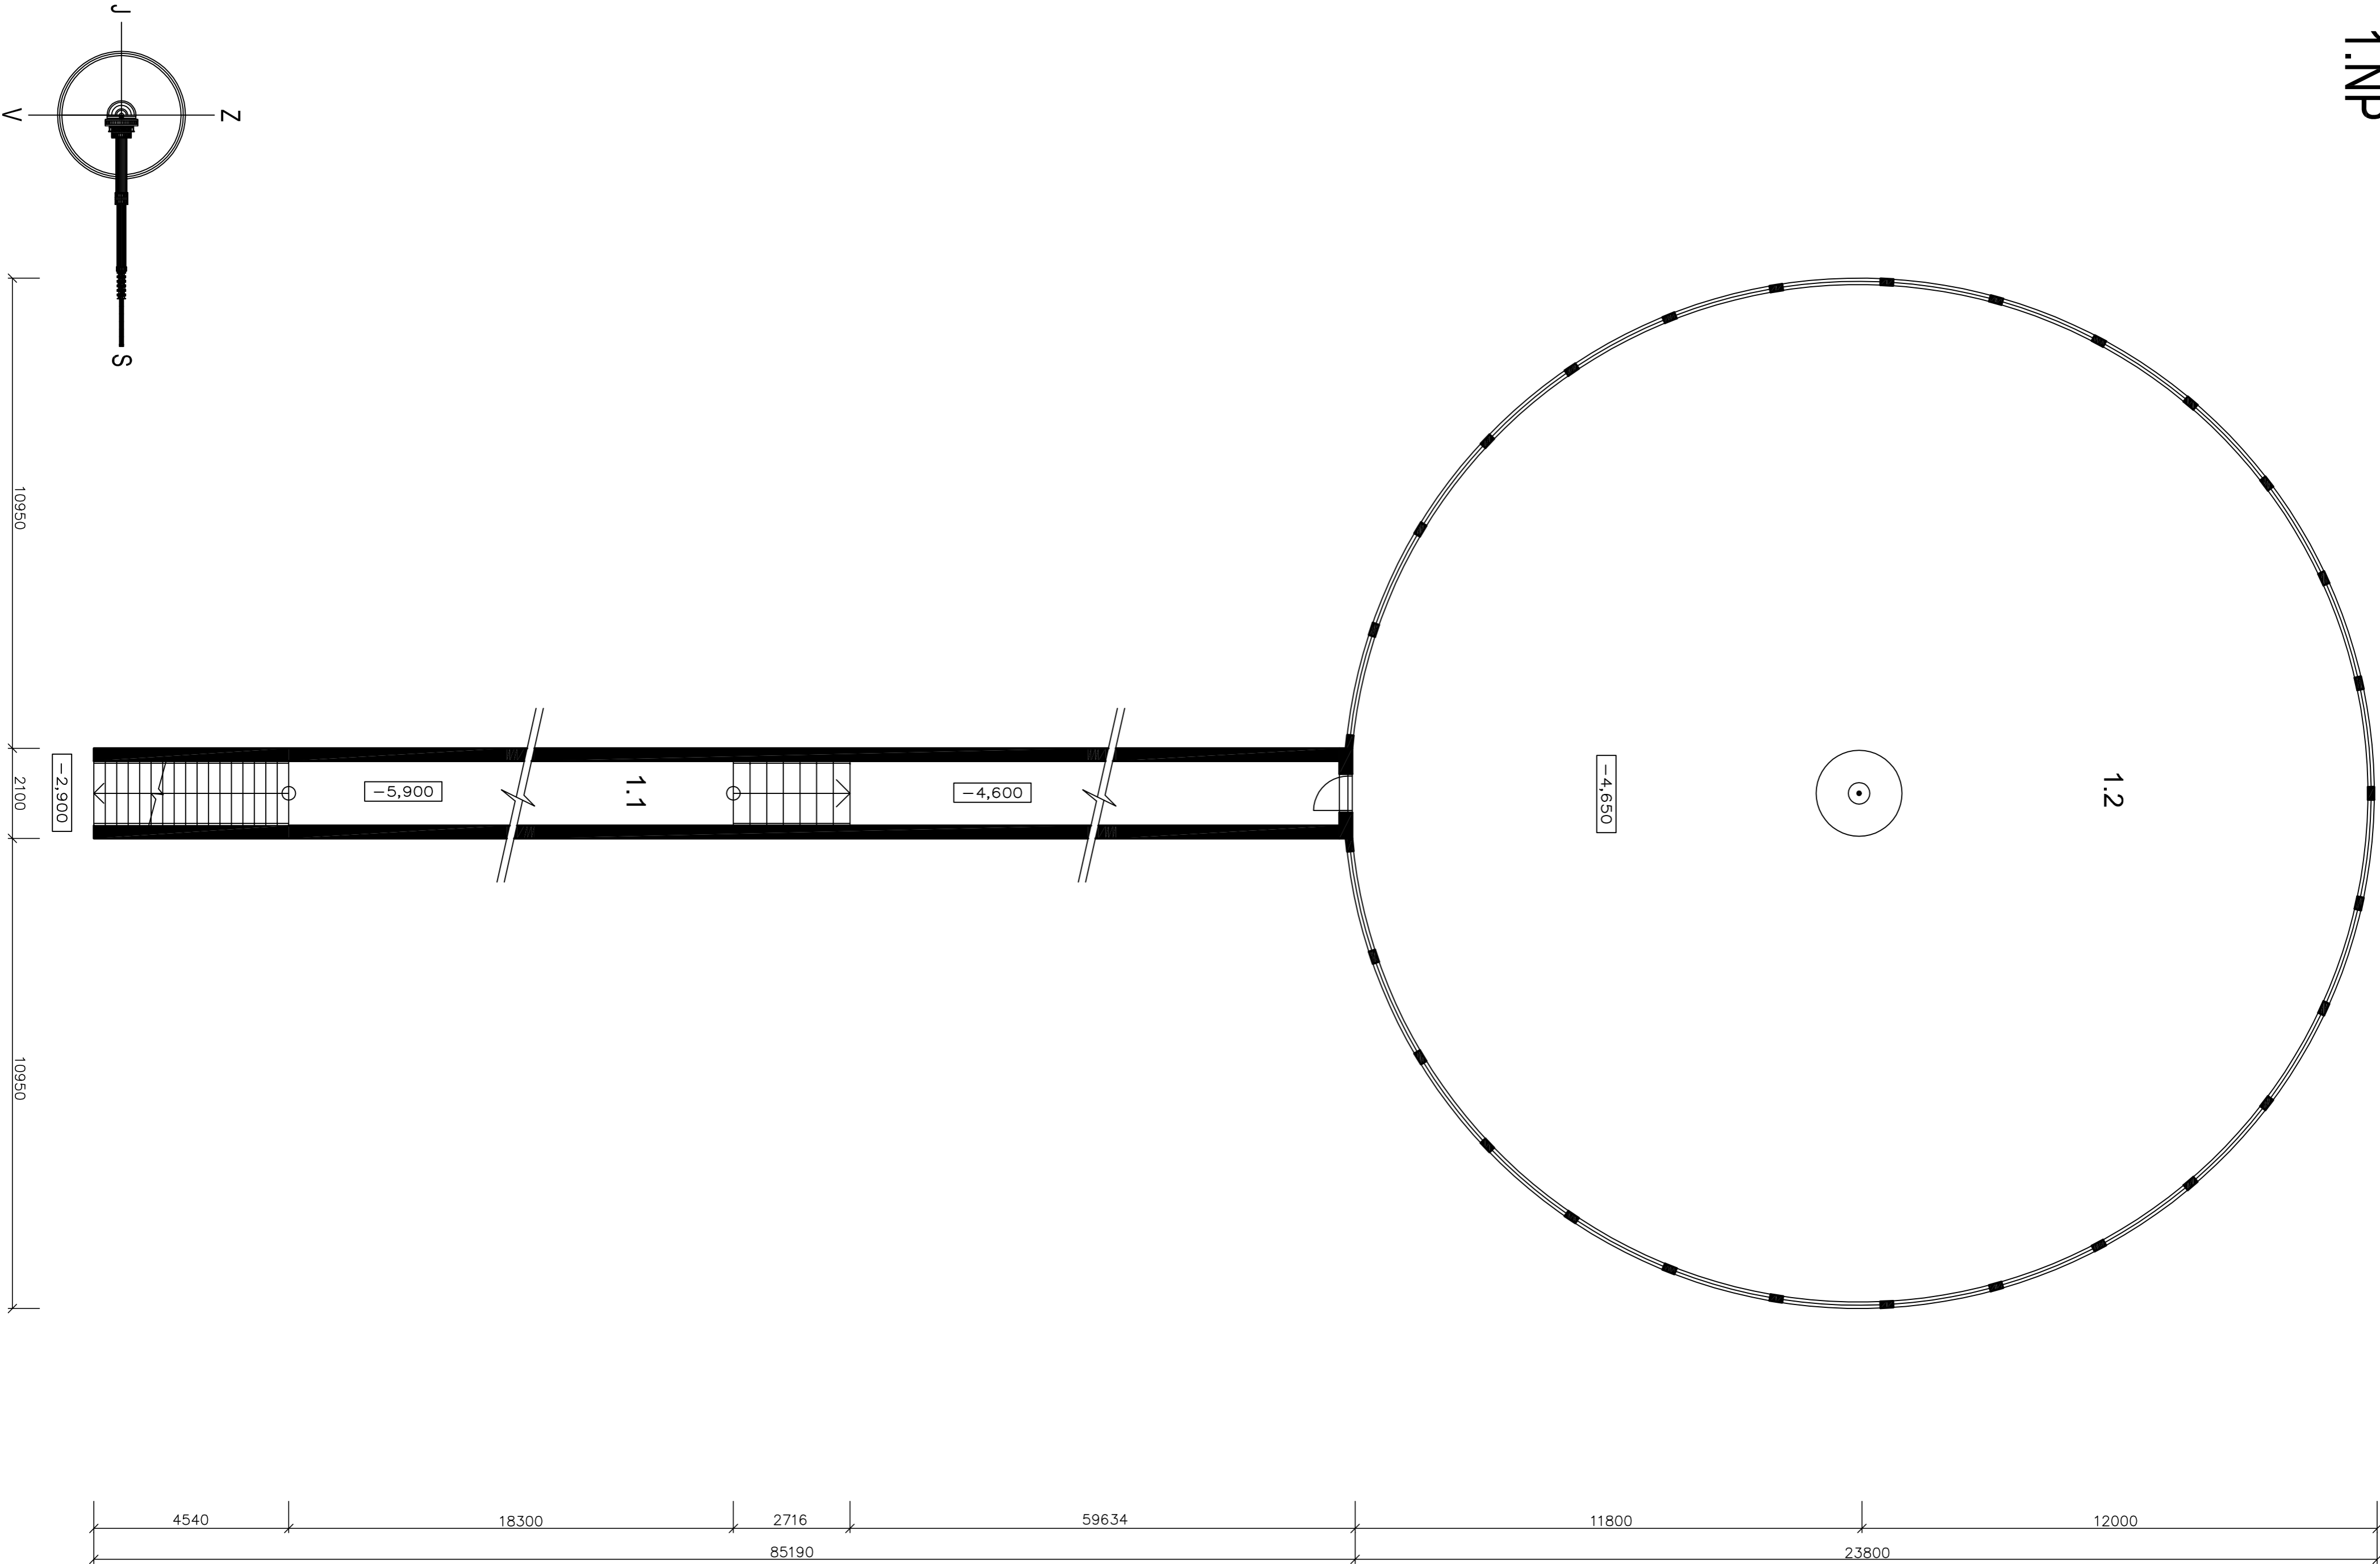


1.NP

Legenda miestností		
čís.	účel miestnosti	rozloha m ²
1.1	meteorologický tunel	127,50
1.2	meteorologická zahradka	441,15

ARCHITEKTONICKÁ STUDIE

PŮDORYS 1.NP Měřítko 1:100

AUTOR PROJEKTU : JAN KRÁMÁŘ
KONZULTOVAL : ing. TOMÁŠ FISCHER
DATUM : LEDEN 2010
STŘEDNÍ PRŮMYSLOVÁ ŠKOLA STAVEBNÍ OPAVA, PŘÍSPĚVKOVÁ ORGANIZACE

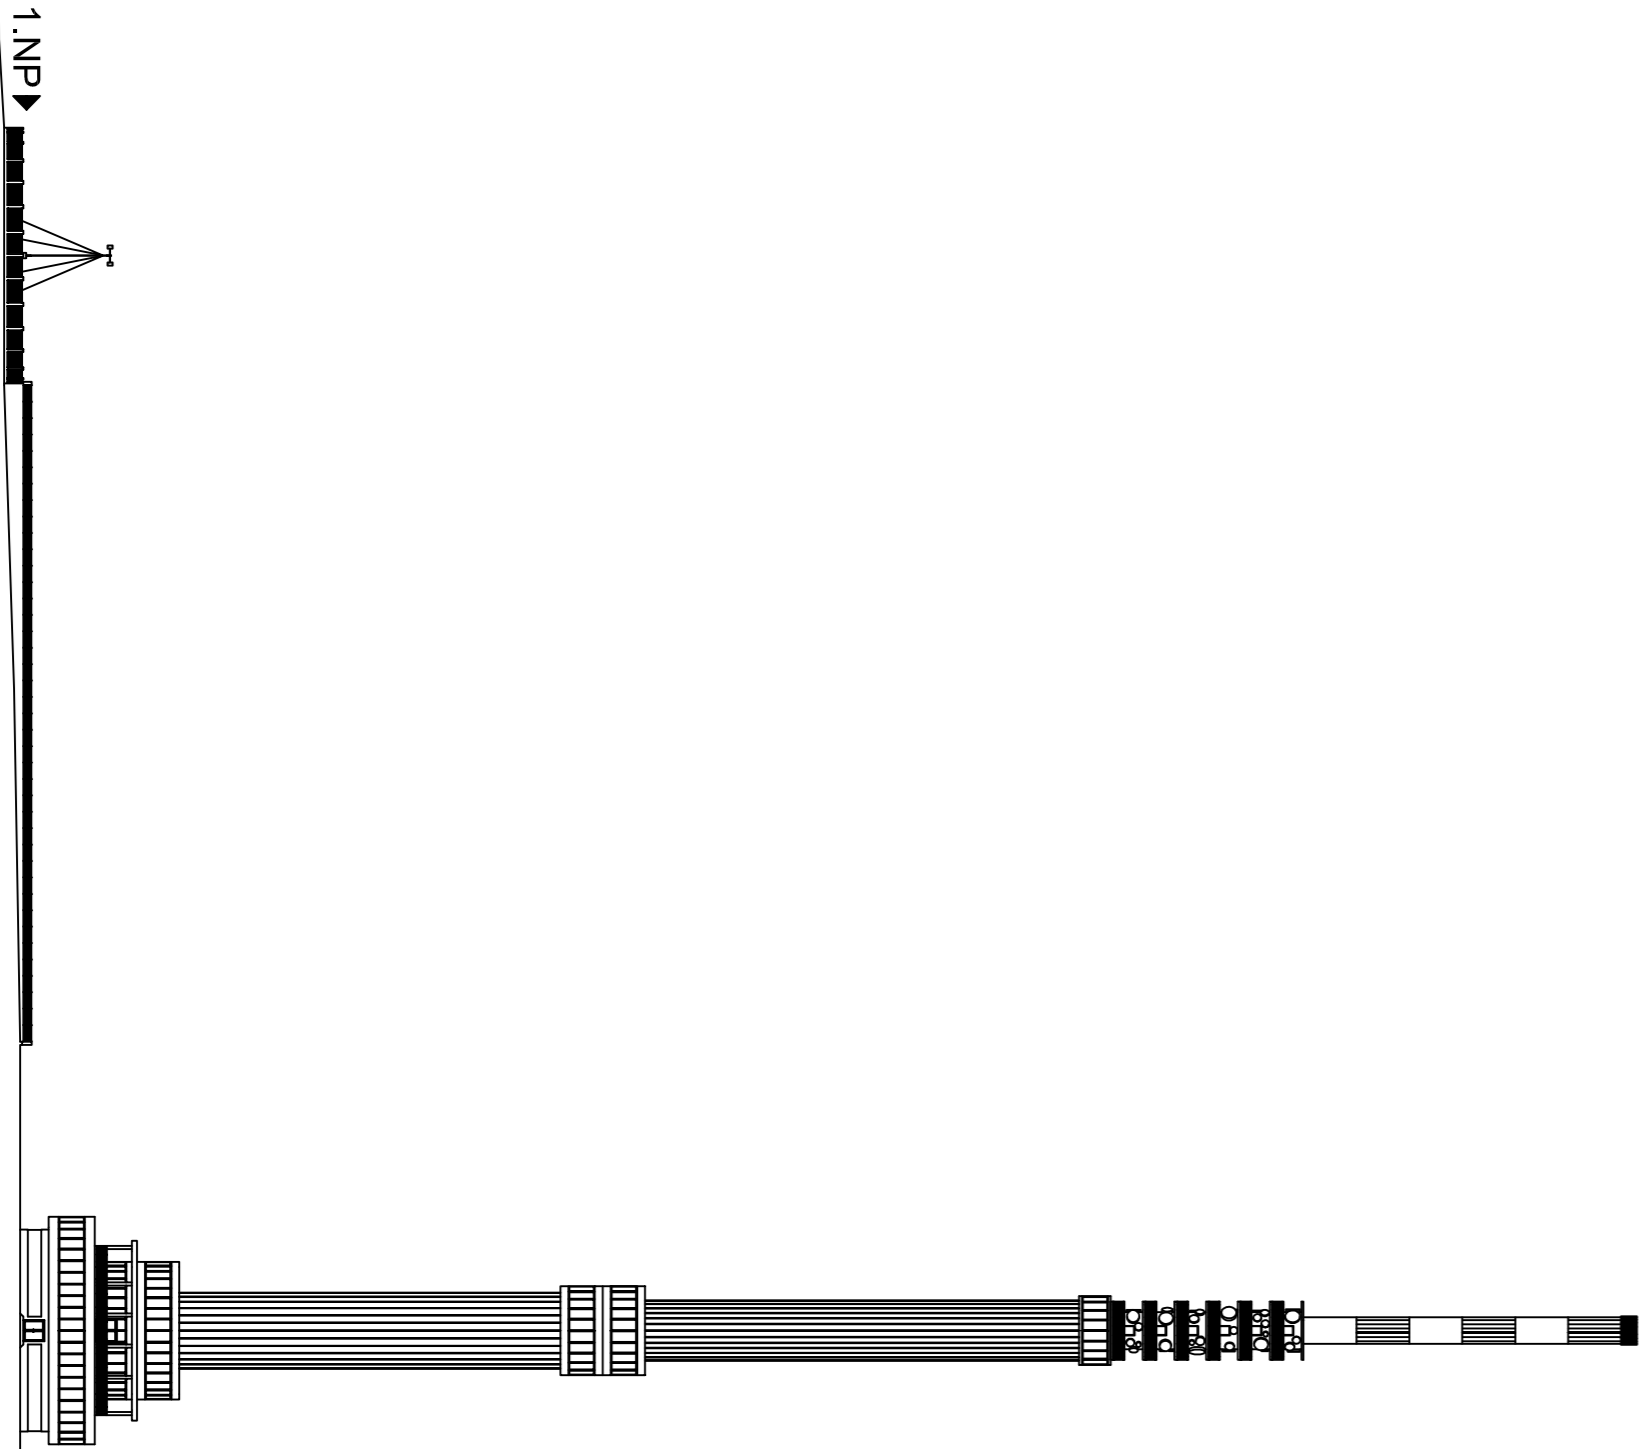

TELEKOMUNIKAČNÍ VYSÍLAČ S ROZHLEDNOU