


1.NP

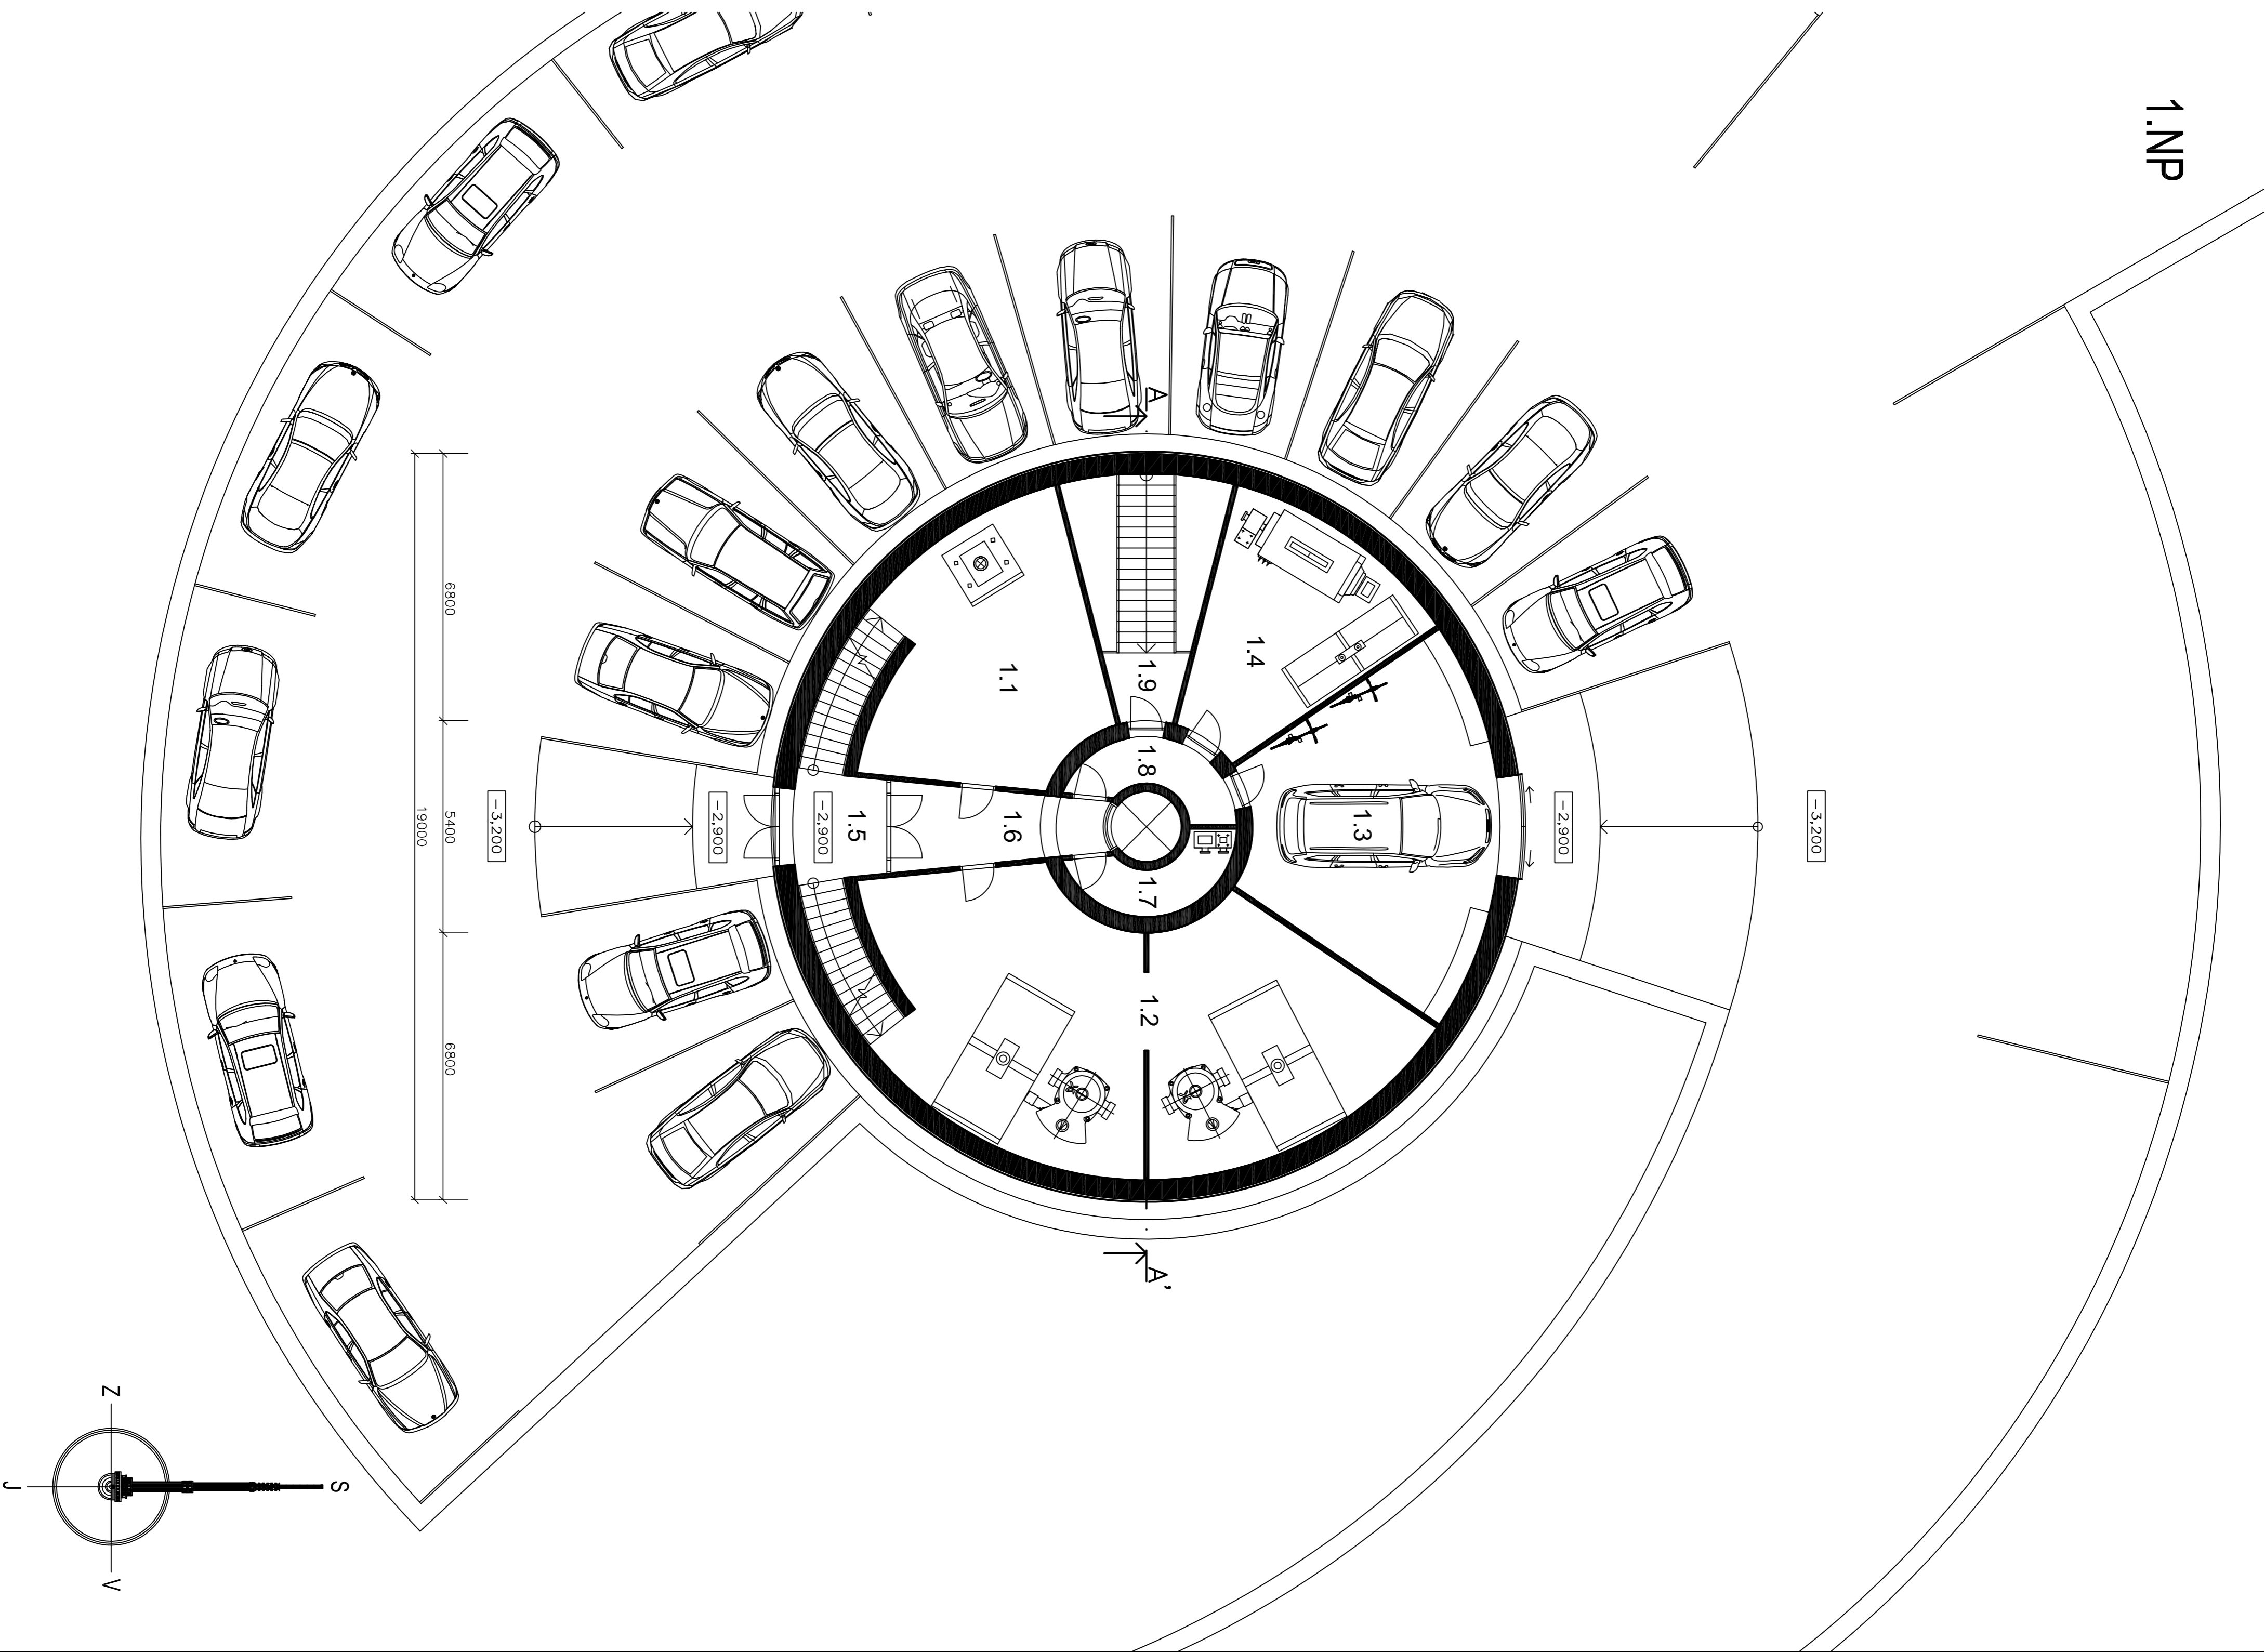

1.NP


ČÍS.	ÚČEL MÍSTNOSTI	POCMA
1.1	KOTELNA + SKLAD PALIVA	42,88
1.2	MÍSTNOST PRO ČERPADLA A ZÁSOBNÍKY PITNÉ VODY	78,62
1.3	GARÁŽ	45,59
1.4	MÍSTNOST PRO GENERÁTOR	25,74
1.5	ZADVĚŘ	7,30
1.6	CHODBA	9,85
1.7	STROJOVNA	5,21
1.8	PRŮCHOD	5,22
1.9	VCHOD DO METEOROLOGICKÉHO TUNELU	13,35

Legenda místností

ARCHITEKTONICKÁ STUDIE

PŮDORYS 1.NP Měřítko 1:100

AUTOR PROJEKTU : JAN KRÁMÁŘ
KONZULTOVAL : ing. TOMÁŠ FISCHER
DATUM : LEDEN 2010
STŘEDNÍ PRŮMYSLOVÁ ŠKOLA STAVEBNÍ OPAVA, PŘÍSPĚVKOVÁ ORGANIZACE

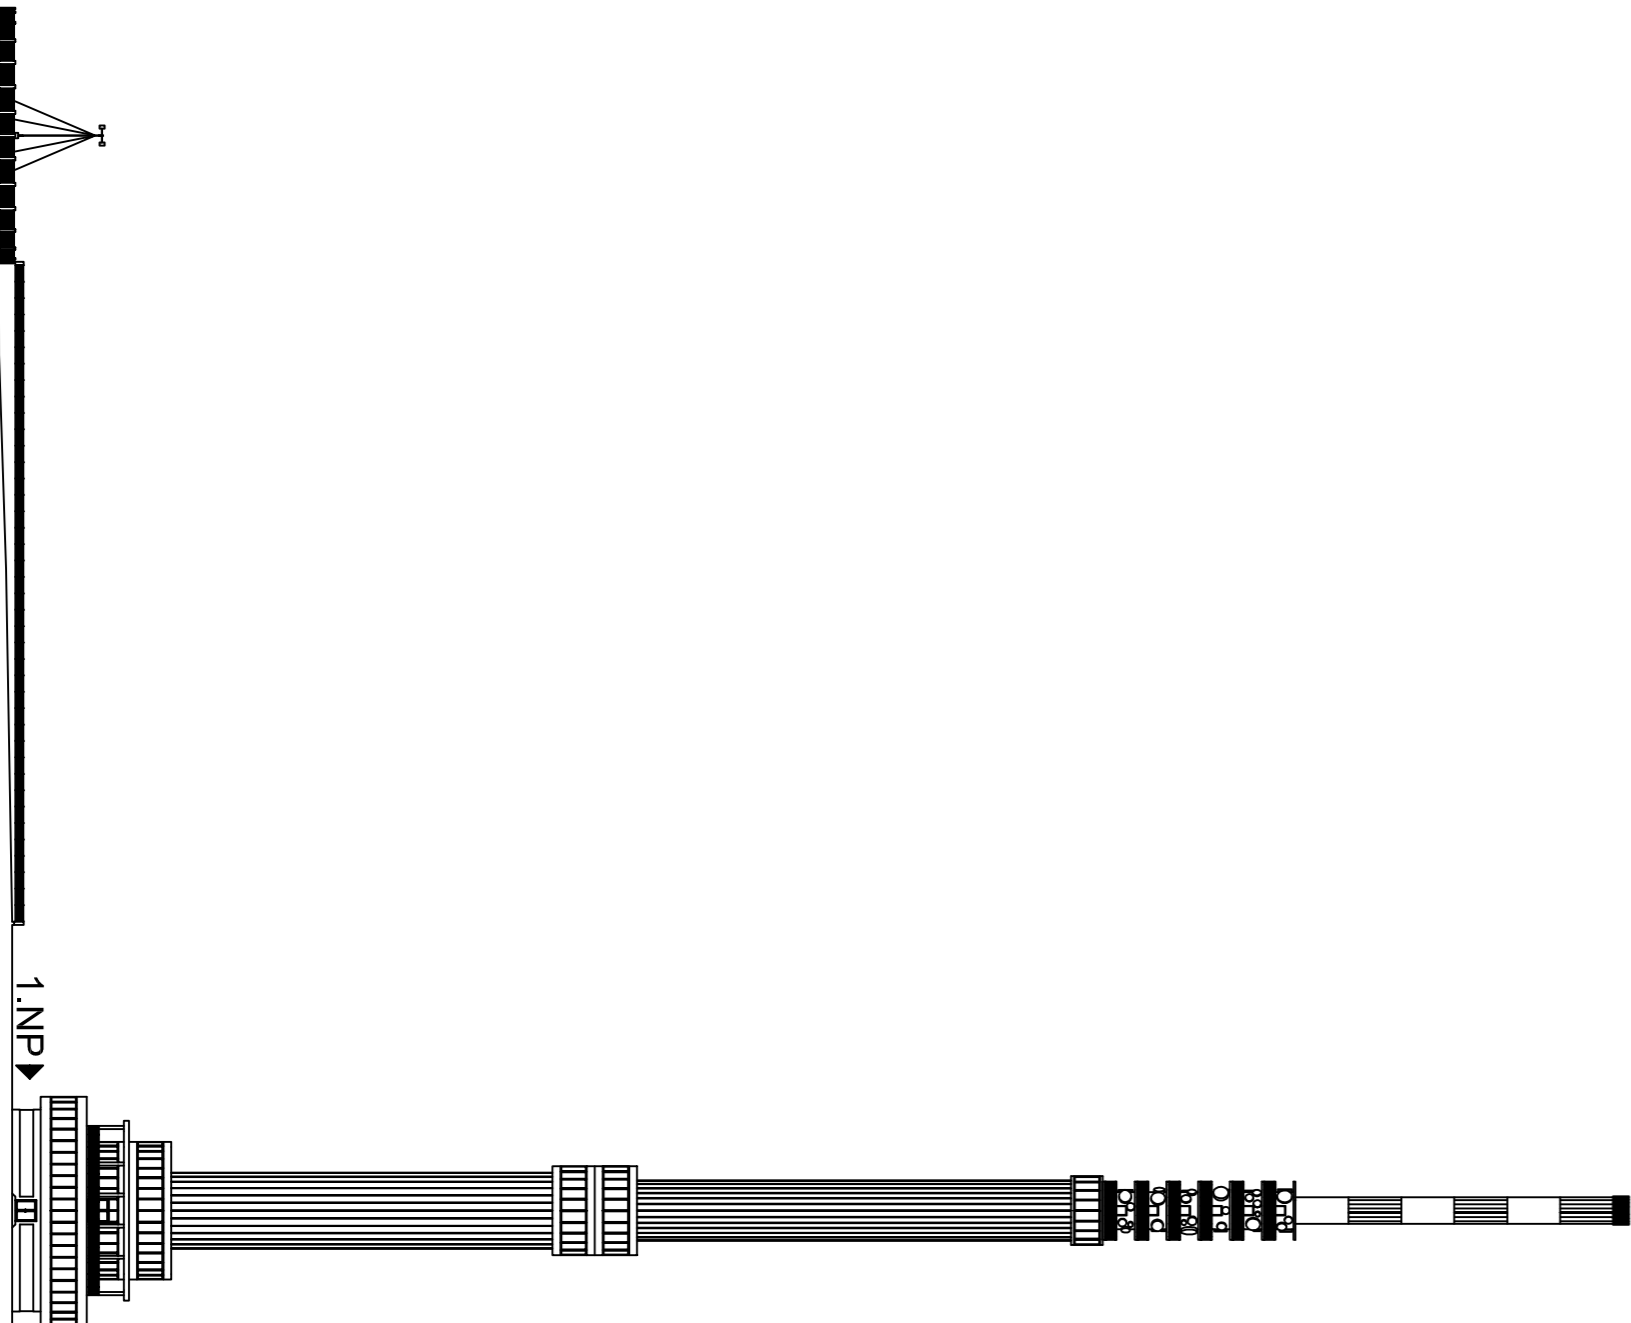

TELEKOMUNIKAČNÍ VYSÍLAČ S ROZHLEDNOU