


PŮDORYS 1:NP

MĚŘÍTKO 1:150

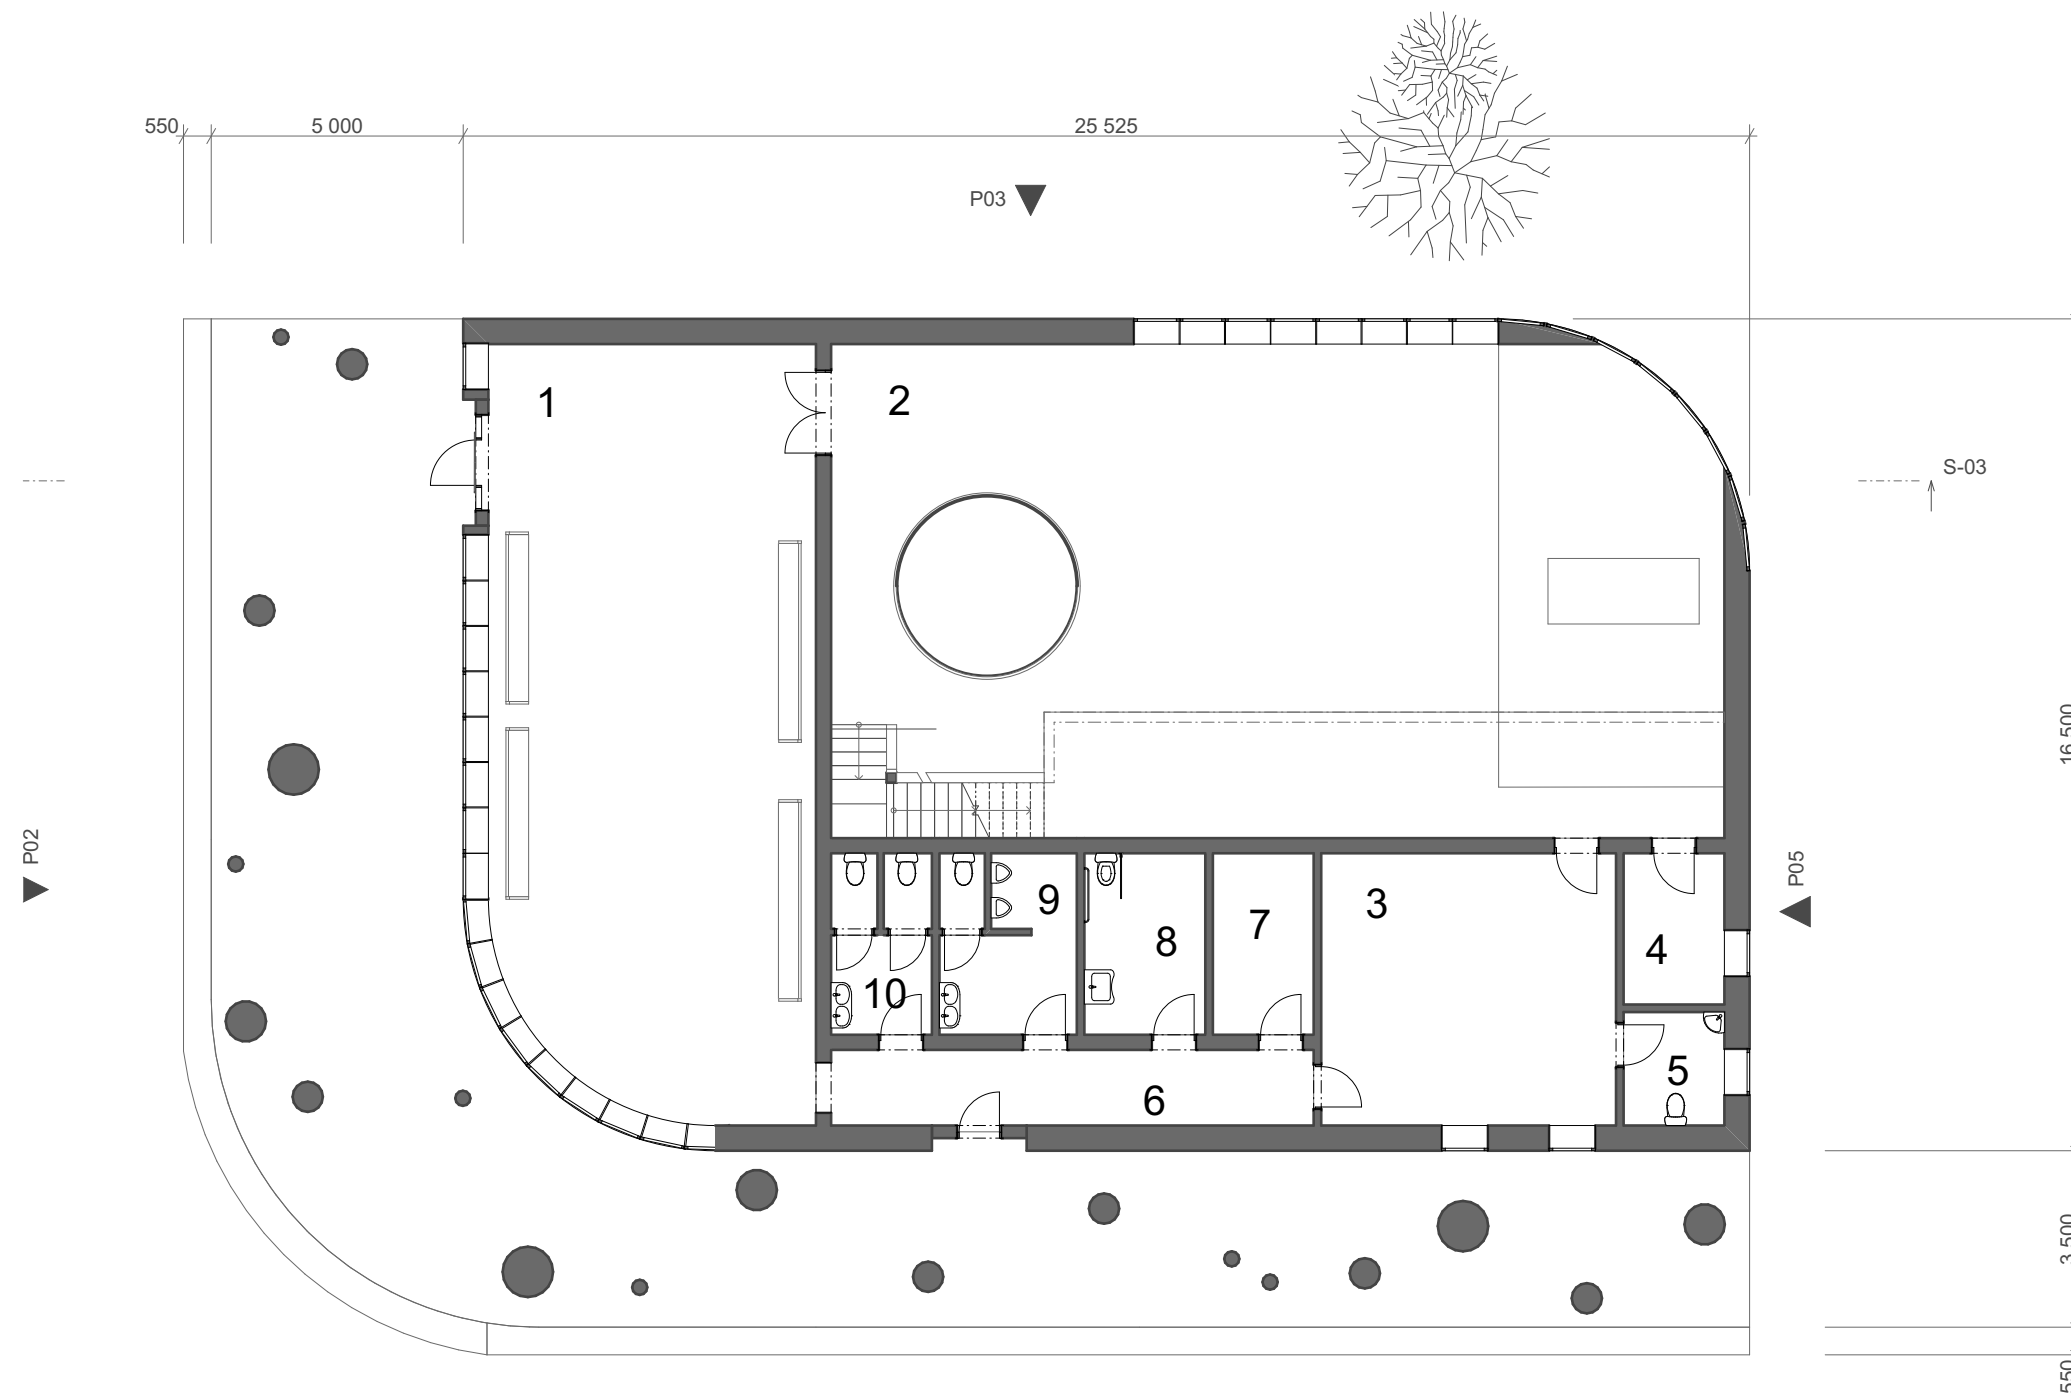

LEGENDA MÍSTNOSTÍ

1. VSTUPNÍ HALA
2. OBŘADNÍ MÍSTNOST
3. KANCELÁŘ OBŘADNÍKA
4. SKLAD ŽIDLÍ
5. WC PRO OBŘADNÍKA
6. CHODBA
7. ÚKLIDOVÁ MÍSTNOST
8. WC INVALIDÉ
9. WC MUŽI
10. WC ŽENY



SMUTEČNÍ SÍŇ NA LESNÍM HŘBITOVĚ V HRADCI KRÁLOVÉ

ANTONIE SVATOŠOVÁ S3.C

2018/2019

STŘEDNÍ PRŮMYSLOVÁ ŠKOLA STAVEBNÍ HRADEC KRÁLOVÉ

